

**MAPA
 SYTUACYJNO - WYSOKOŚCIOWA
 DO CELÓW PROJEKTOWYCH
 SKALA 1:1000**


z. ew. 221/31 obręb Wola Rasztowska

V trakcie porównania mapy z terenem stwierdzono zmiany, które wprowadzono na mapę zasadniczą. Ostrzeżenie: należy się jednocześnie, że na obszarze objętym aktualizacją może występować dodatkowe uzbrojenie podziemne, o którego istnieniu nie uzyskano informacji w instytucjach branżowych.

Mapa aktualna na dzień 2005-05-30 w zakresie oznaczonym kolorem zielonym
 Sekcja mapy 263.234.080 263.234.081

GEODETA UPRAWNIONY
 mgr inż. **Edyta Hamann**
 ul. A. Bakowskiej 21/16 (t. 672 68 27)
 06-400-0000000
 ZESW. GUGiK Nr 5820

Zgodnie z art. 18 ustawy z dnia 17.05.1989 r. 221/R Prawo geodezyjne i kartograficzne (t.j. Dz. U. 2000 r. Nr 100, poz. 1055, z późn. zm.) rozpowszechnienie, rozprowadzanie oraz reprodukcowanie w celu rozpowszechniania pozycjonowania niniejszej mapy wymaga zgody Starosty Powiatu Wołomińskiego

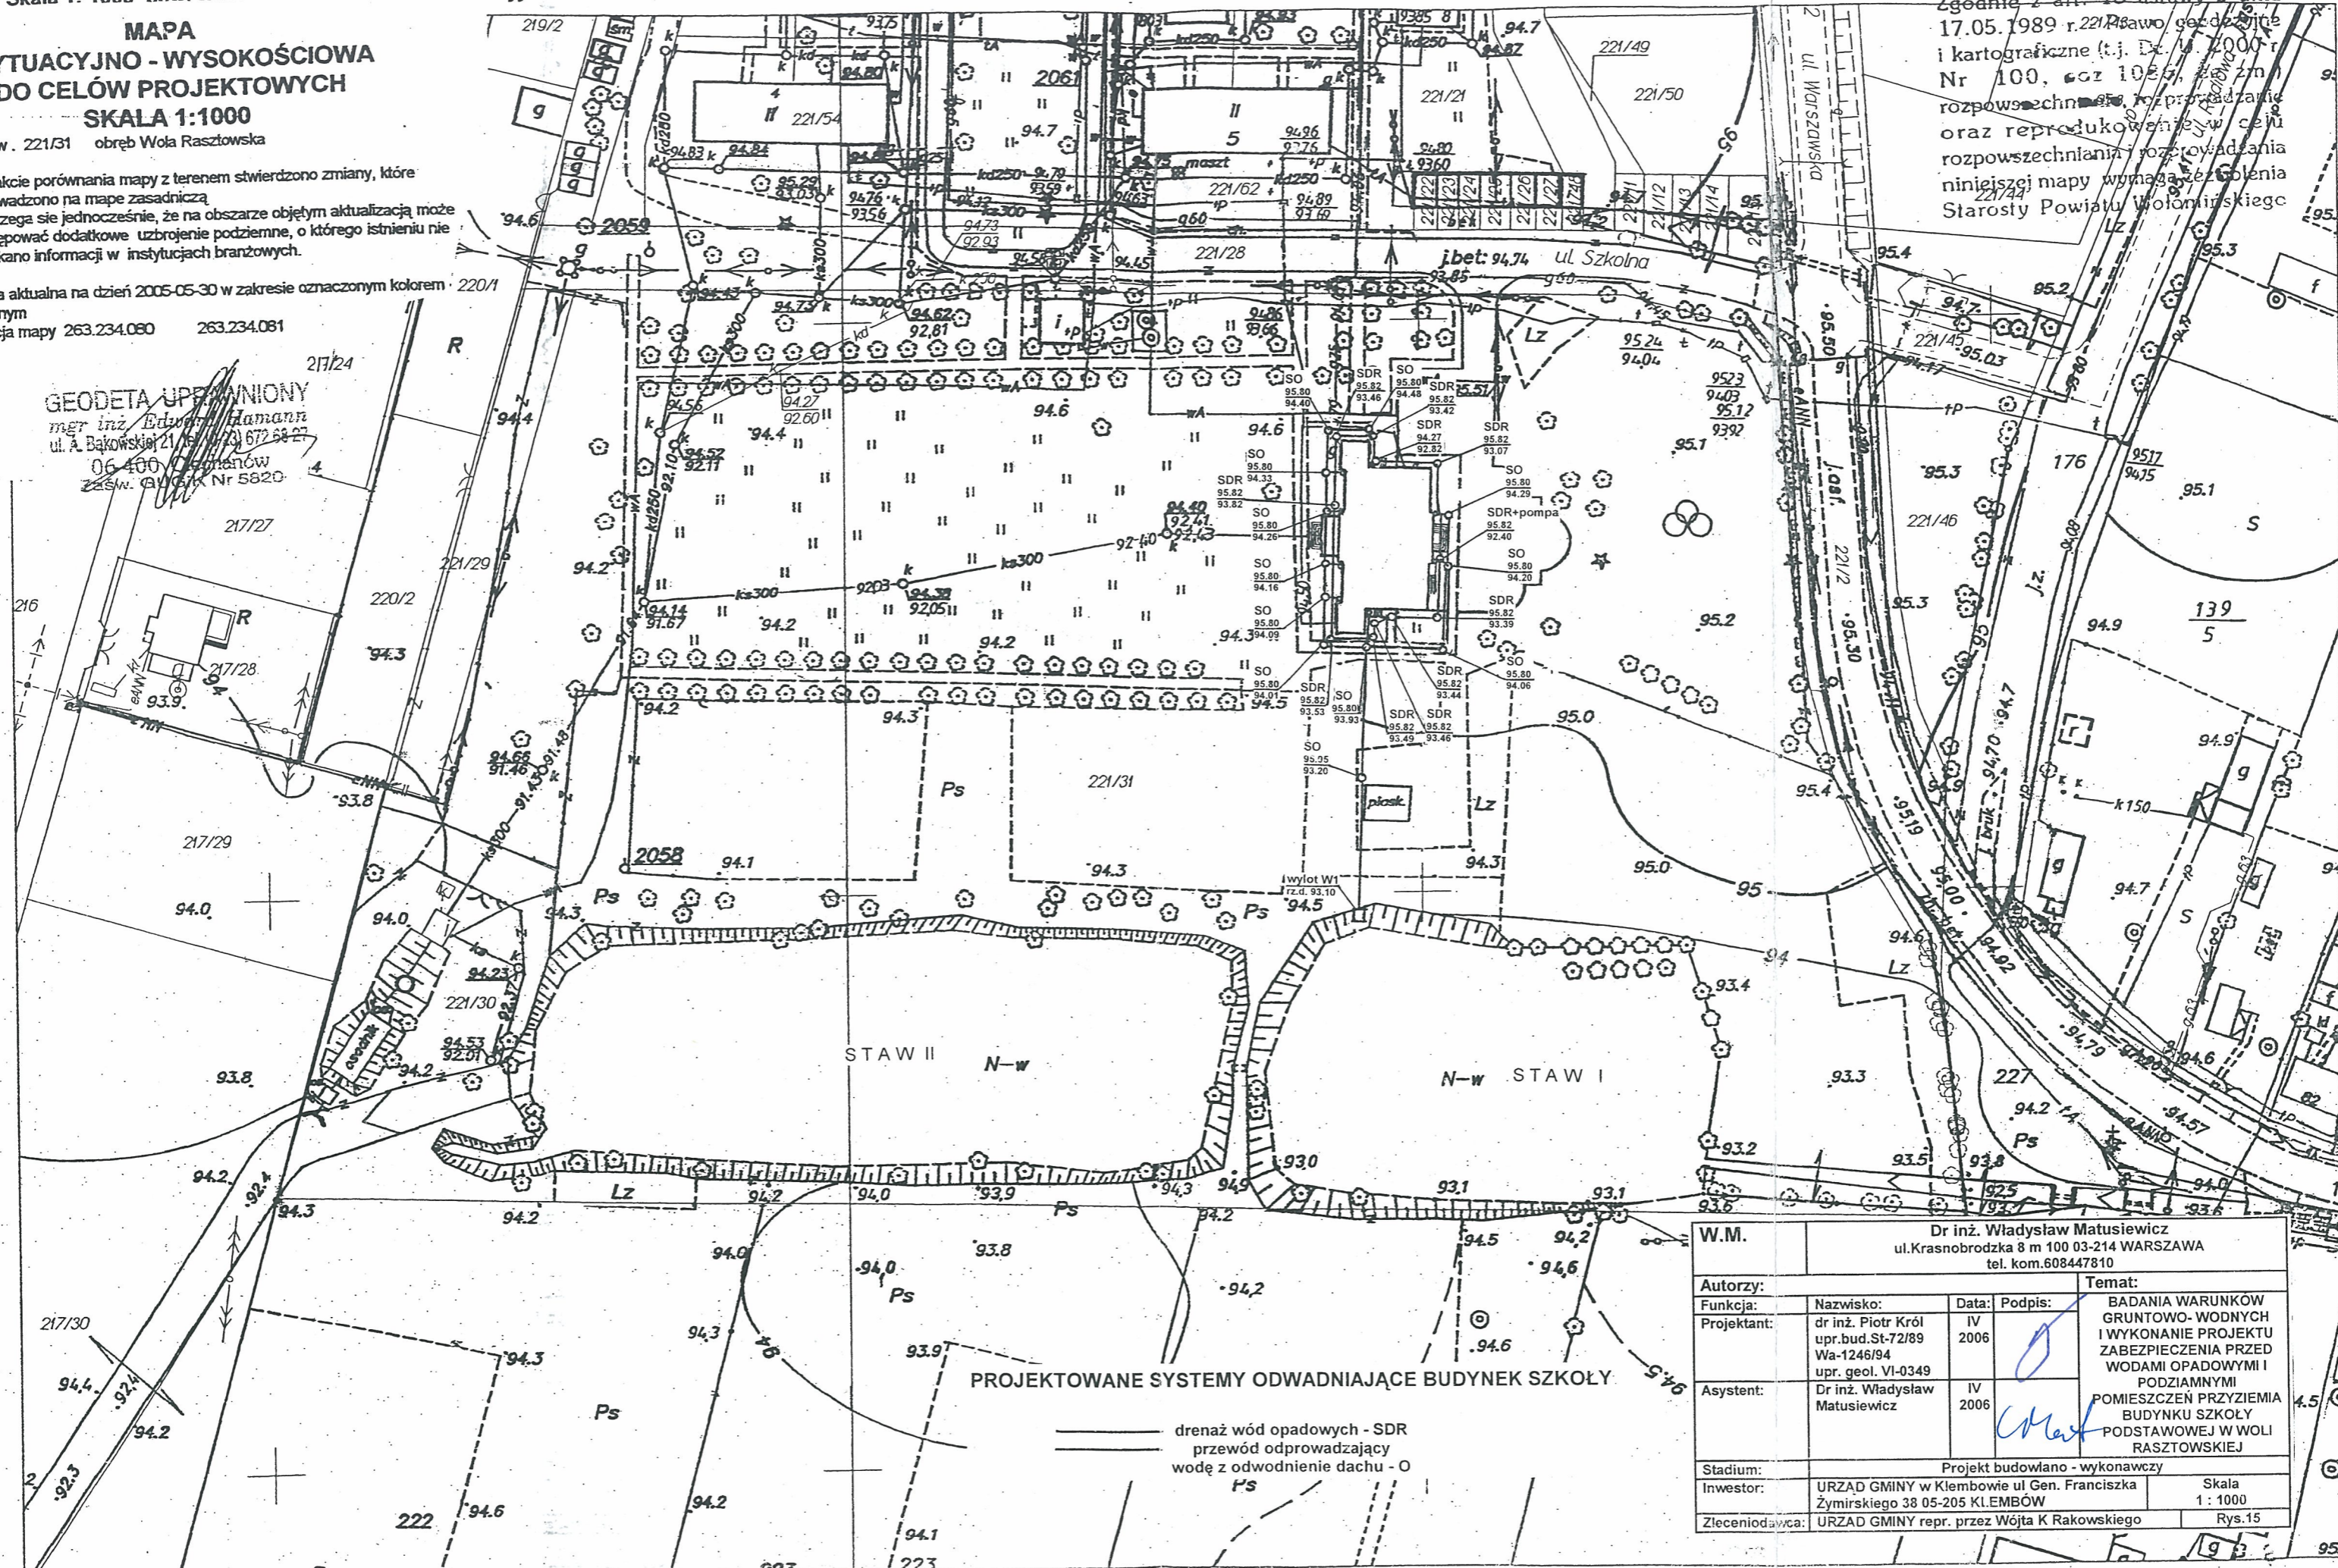

PROJEKTOWANE SYSTEMY ODWADNIAJĄCE BUDYNEK SZKOŁY

— drenaż wód opadowych - SDR
 — przewód odprowadzający wodę z odwodnienia dachu - O
 — Ps

W.M.		Dr inż. Władysław Matusiewicz ul. Krasnobrodzka 8 m 100 03-214 WARSZAWA tel. kom.608447810	
Autorzy:	Nazwisko:	Data:	Podpis:
Funkcja:	dr inż. Piotr Król upr.bud.St-72/89 Wa-1246/94 upr. geol. VI-0349	IV 2006	<i>[Signature]</i>
Projektant:	Dr inż. Władysław Matusiewicz	IV 2006	<i>[Signature]</i>
Asystent:			
Stadium:	Projekt budowlano - wykonawczy		
Investor:	URZĄD GMINY w Klembowie ul. Gen. Franciszka Żymirskiego 38 05-205 KLEMBÓW	Skala 1: 1000	
Zleconiodawca:	URZĄD GMINY repr. przez Wójta K Rakowskiego	Rys.15	